


## INWENTARYZACJA - RZUT PIWNIC

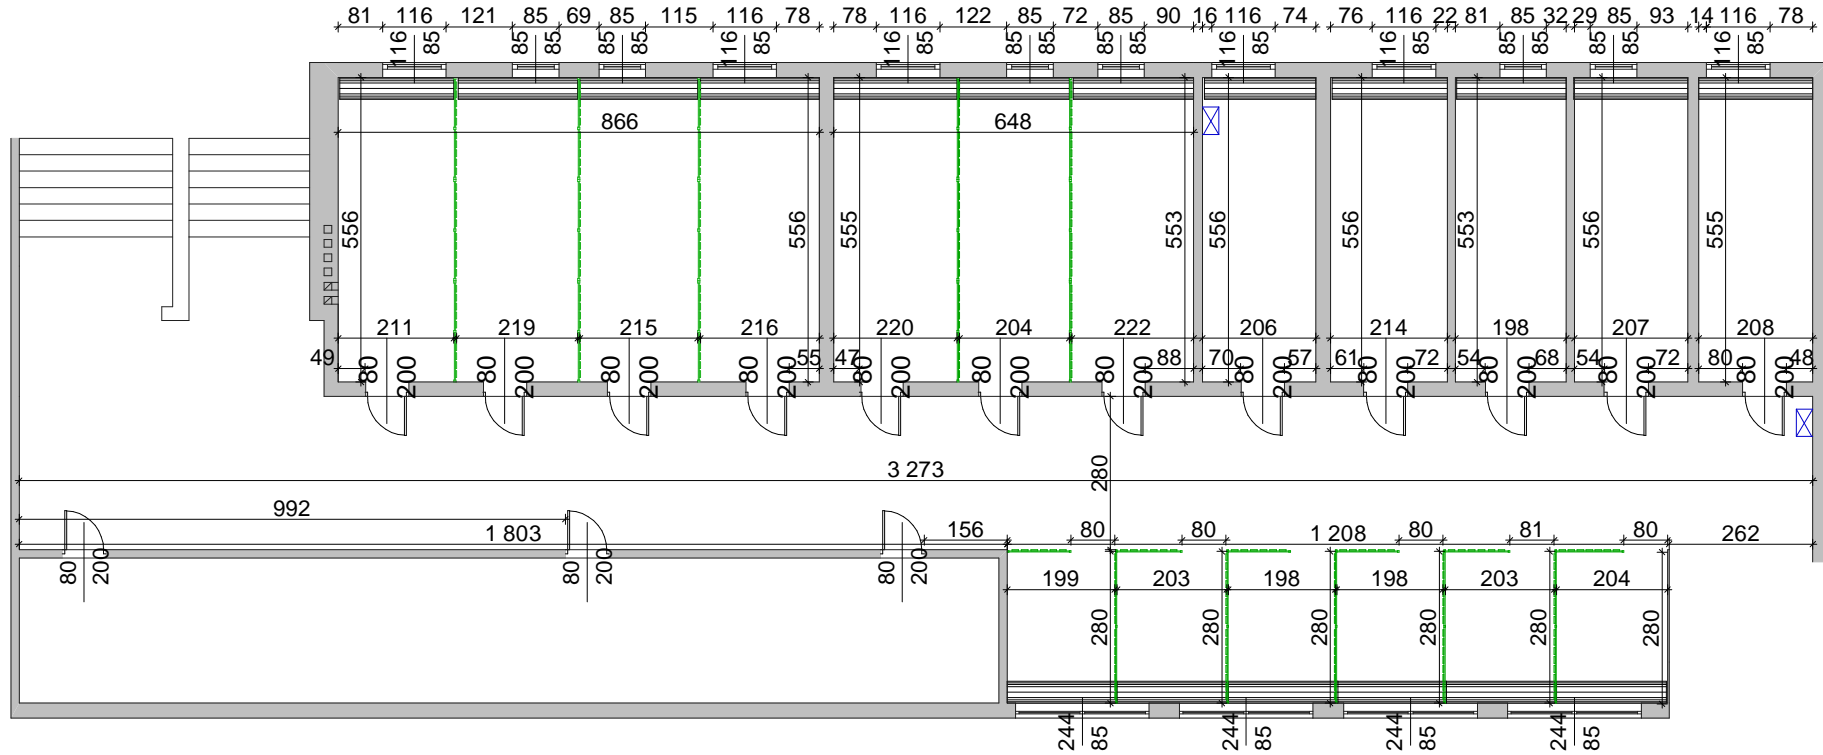

Obiekt: MODERNIZACJA POMIESZCZEŃ SZATNI W SZKOLE PODSTAWOWEJ NR 18 W PŁOCKU		
Lokalizacja: Płock, ul. Jasna 8		
Rysunek: <b>Inwentaryzacja pomieszczeń szatni</b>	Skala: 1:100	Nr rys.: 1
Opracował: mgr inż. Artur Wiśniewski upr. bud. nr MAZ/0102/OWOK/06	Data: 23.05.2018	Podpis: